



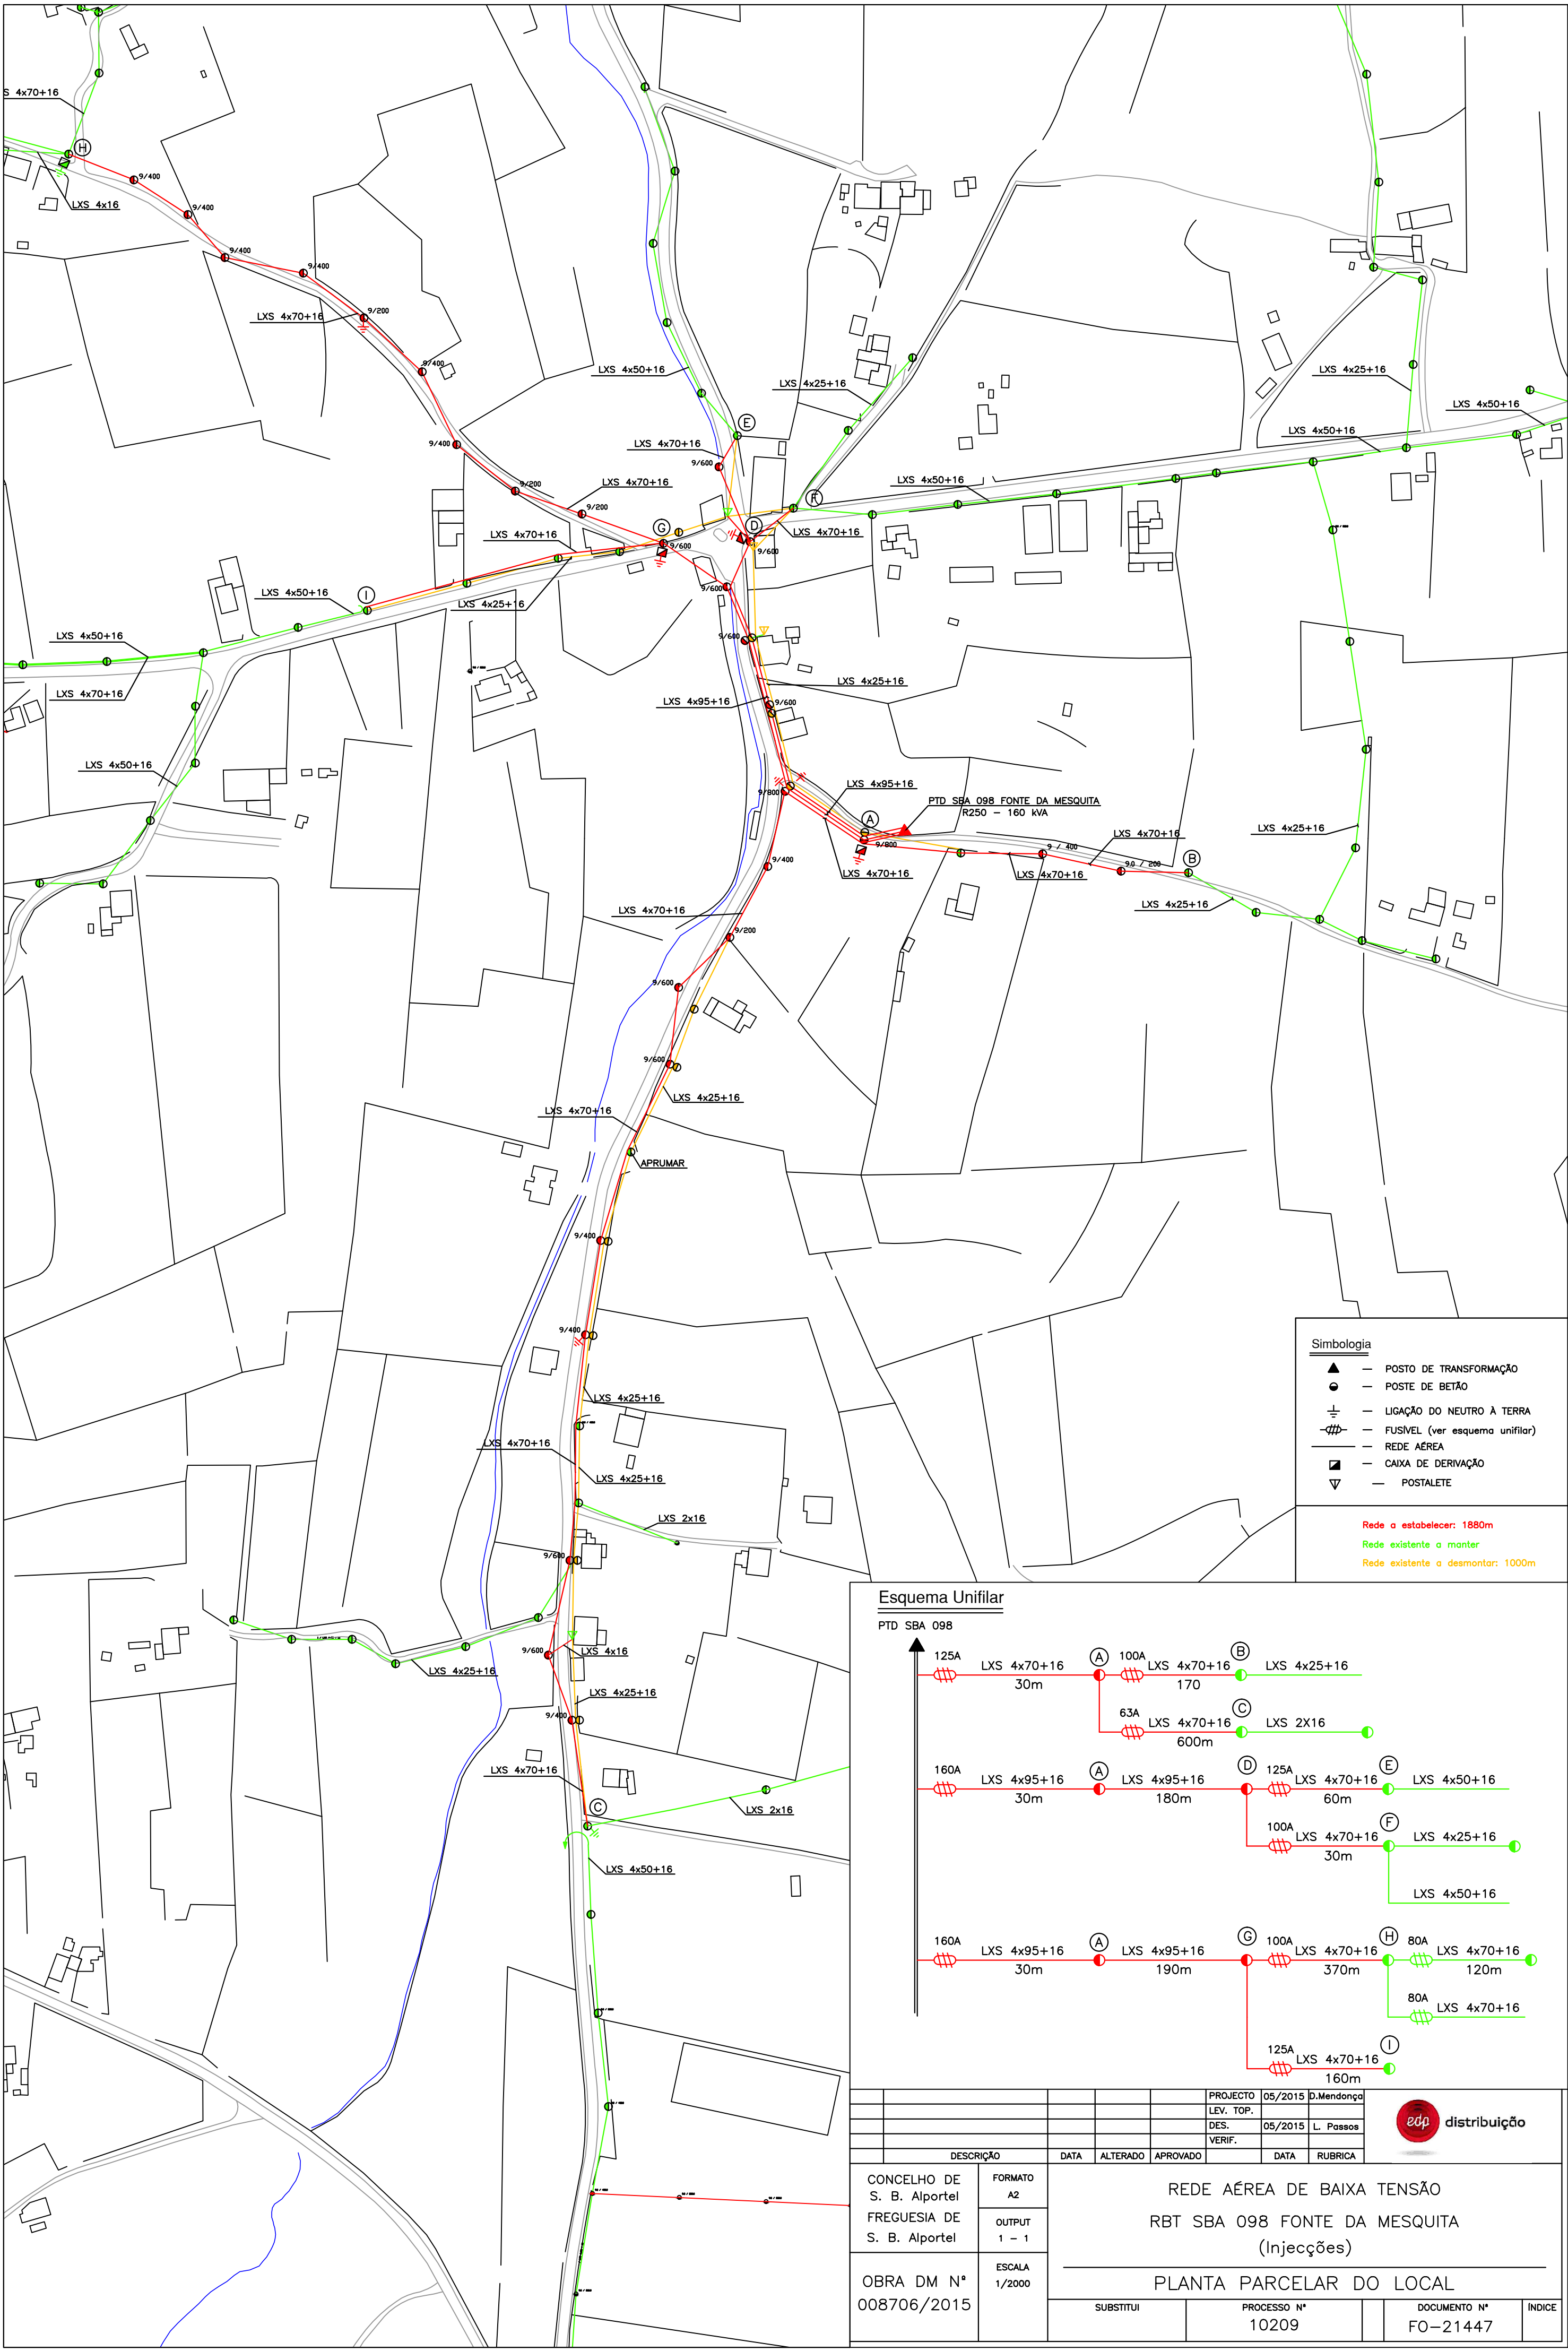

Esquema Unifilar

PTD SBA 098

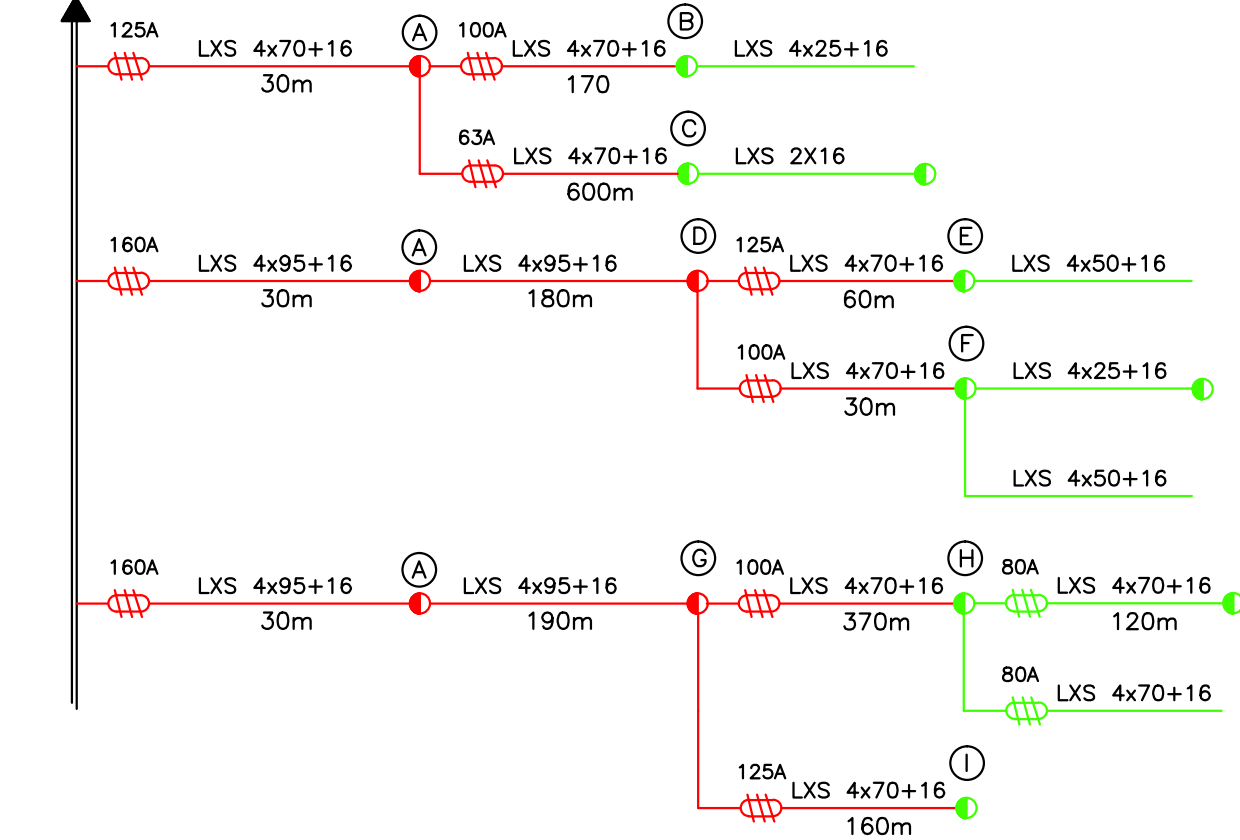

					PROJECTO	05/2015	D.Mendonça		distribuição
					LEV. TOP.				
					DES.	05/2015	L. Passos		
					VERIF.				
DESCRIÇÃO		DATA	ALTERADO	APROVADO		DATA	RUBRICA		
CONCELHO DE S. B. Alportel		FORMATO A2		REDE AÉREA DE BAIXA TENSÃO RBT SBA 098 FONTE DA MESQUITA (Injecções)					
FREGUESIA DE S. B. Alportel		OUTPUT 1 – 1							
OBRA DM N° 008706/2015		ESCALA 1/2000		PLANTA PARCELAR DO LOCAL					
SUBSTITUI			PROCESSO N° 10209			DOCUMENTO N° FO-21447		ÍNDICE	